
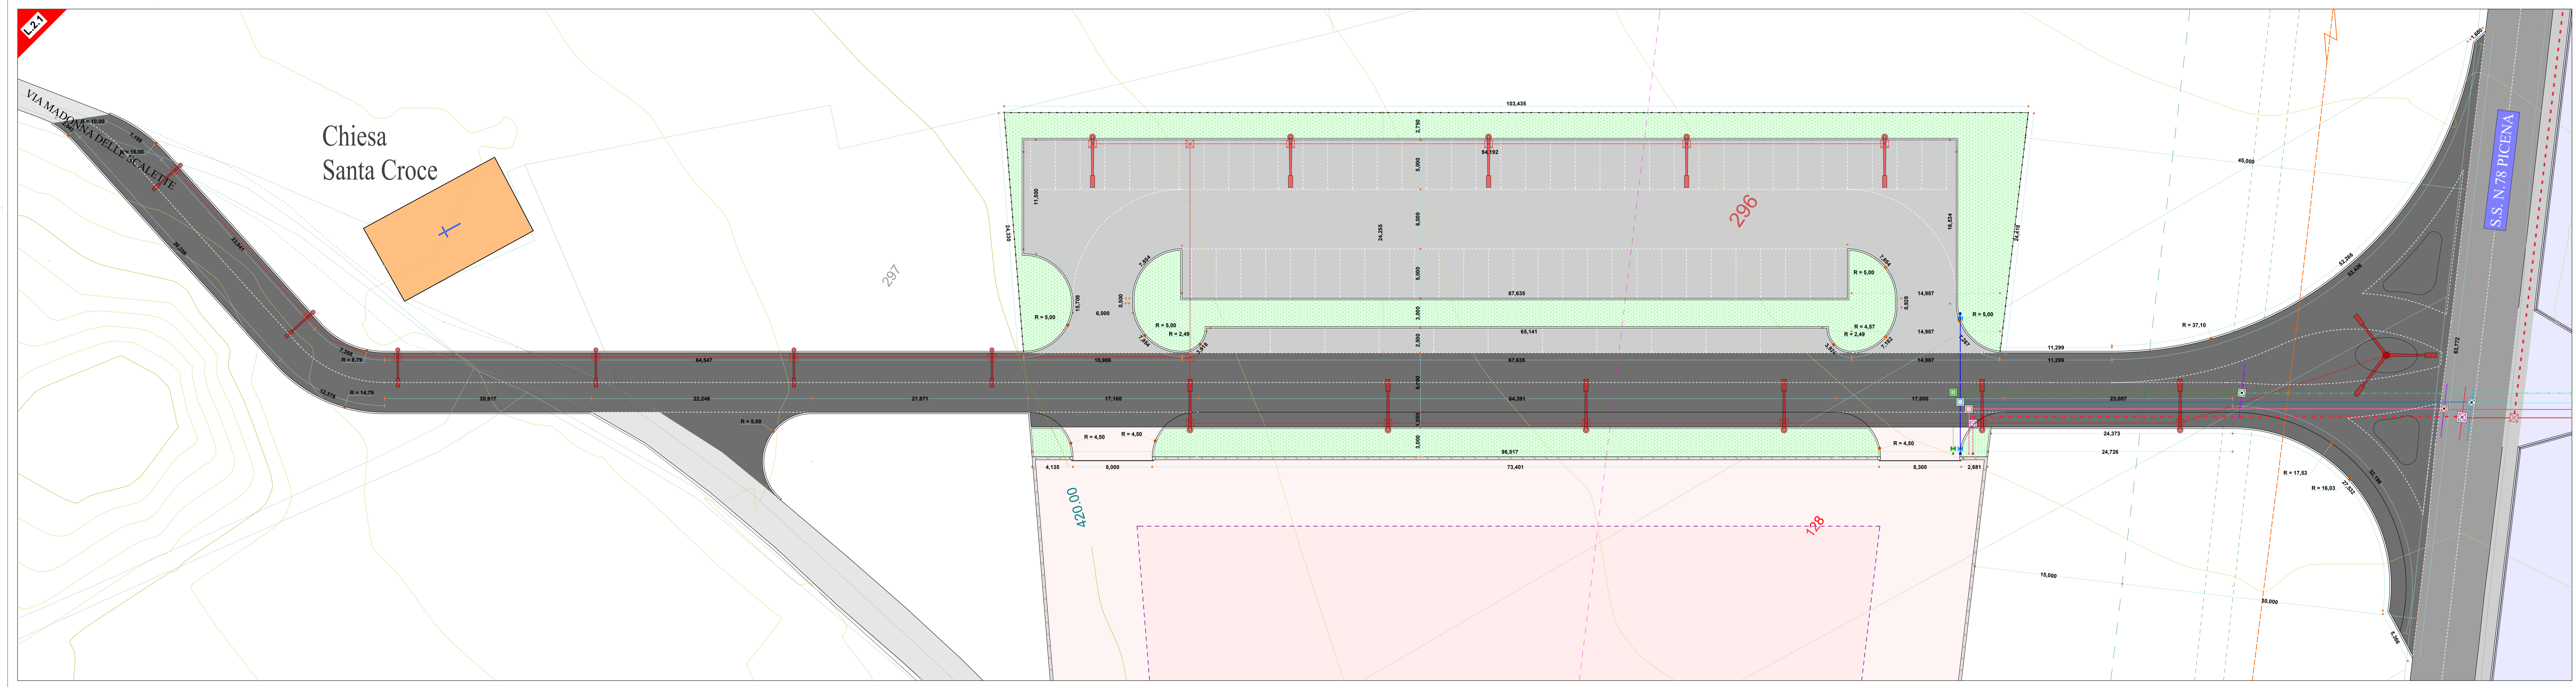


PUBBLICA ILLUMINAZIONE	IMPIANTO FOGNARIO
LEGENDA	LEGENDA
<ul style="list-style-type: none"> LINEA TELEFONICA AEREA DA INTERBARE CANOVITO ESISTENTE CANOVITO DI PROGETTO PUNTO DI CONNESSIONE ALLA LINEA ESISTENTE LAMPIONE PUBBLICA ILLUMINAZIONE DI PROGETTO 	<ul style="list-style-type: none"> LINEA ACQUE BIANCHE ESISTENTE LINEA ACQUE BIANCHE DI PROGETTO PUNTO DI ALLACQUO UTENZE ACQUE BIANCHE LINEA ACQUE NERE ESISTENTE LINEA ACQUE NERE DI PROGETTO PUNTO DI ALLACQUO UTENZE ACQUE NERE PUNTO DI CONNESSIONE ALLA LINEA ESISTENTE PROGETTO ACQUE BIANCHE PROGETTO ACQUE NERE PROGETTO CANTIERA ESISTENTE PROGETTO CANTIERA DI PROGETTO
IMPIANTO ELETTRICO	
LEGENDA	
<ul style="list-style-type: none"> CANOVITO ESISTENTE CANOVITO DI PROGETTO PROGETTO DI ALLACQUO UTENZE PUNTO DI CONNESSIONE ALLA LINEA ESISTENTE 	
IMPIANTO TELEFONICO	
LEGENDA	
<ul style="list-style-type: none"> LINEA AEREA ESISTENTE DA INTERBARE CANOVITO DI PROGETTO PROGETTO PROGETTO DI ALLACQUO PUNTO DI CONNESSIONE ALLA LINEA ESISTENTE 	
IMPIANTO IDRICO	
LEGENDA	
<ul style="list-style-type: none"> LINEA ESISTENTE LINEA DI PROGETTO VALVOLE PUNTO DI ALLACQUO UTENZE PUNTO DI CONNESSIONE ALLA LINEA ESISTENTE PROGETTO 	
IMPIANTO METANO	
LEGENDA	
<ul style="list-style-type: none"> LINEA ESISTENTE LINEA DI PROGETTO VALVOLE PUNTO DI ALLACQUO UTENZE PUNTO DI CONNESSIONE ALLA LINEA ESISTENTE PROGETTO DI ALLACQUO 	

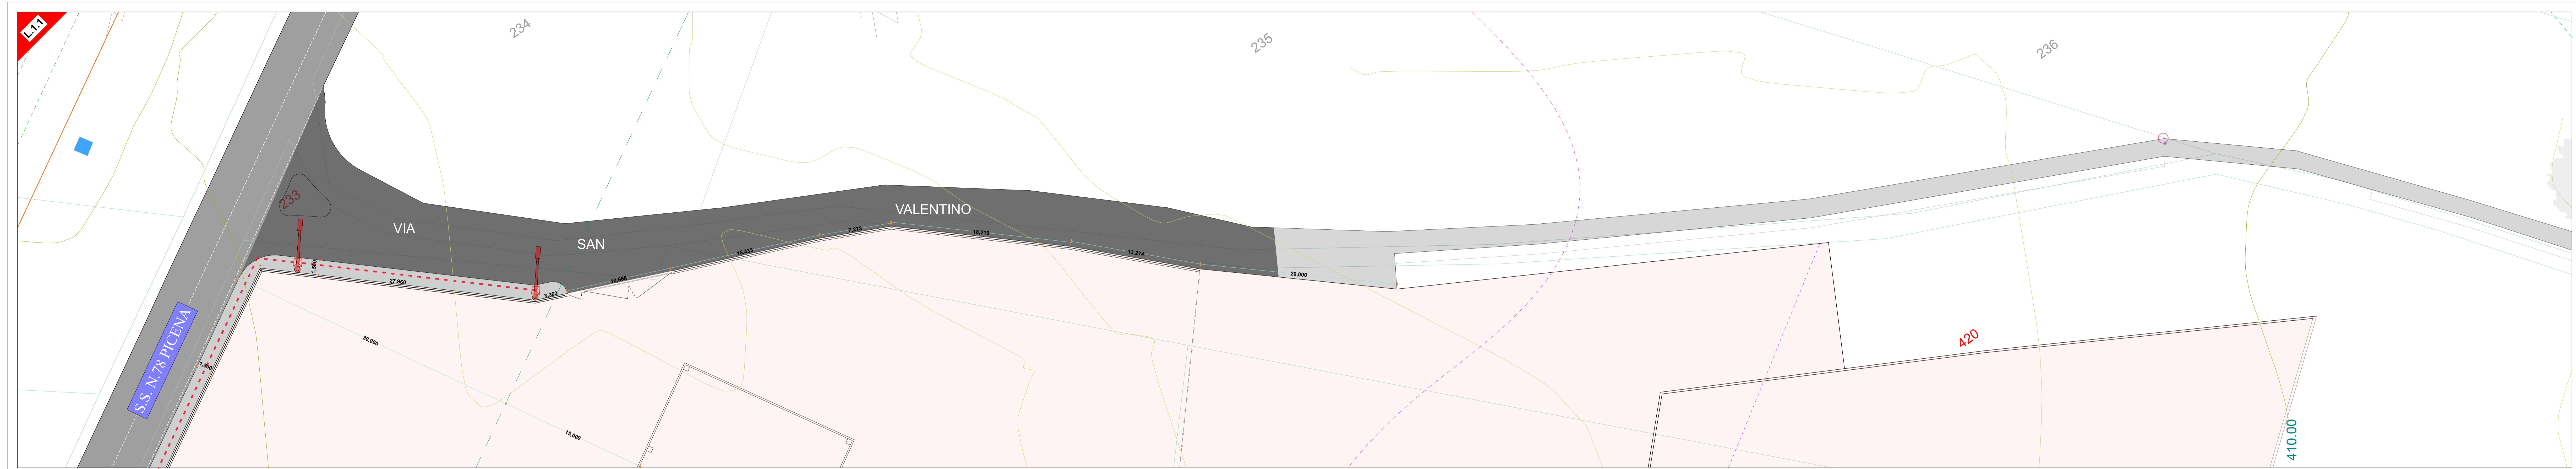

REGIONE MARCHE
COMUNE DI SAN GINESIO
 PROVINCIA DI MACERATA

P.R.G.
 VARIANTE PARZIALE AL PIANO REGOLATORE GENERALE VIGENTE
 PIANO ATTUATIVO
 ZONA SANTA CROCE

Tav. n. 5P

IMPIANTI TECNOLOGICI A RETE
 (L.1.1 - L.2.1)

SCALA 1:500

ADOTTATO IL
 APPROVATO IL

SINDACO
 Mario Sappaloni

PROGETTO: 2018 - L.1.1 - L.2.1
 ING. ARCHITETTO
 L.1.1 - L.2.1